


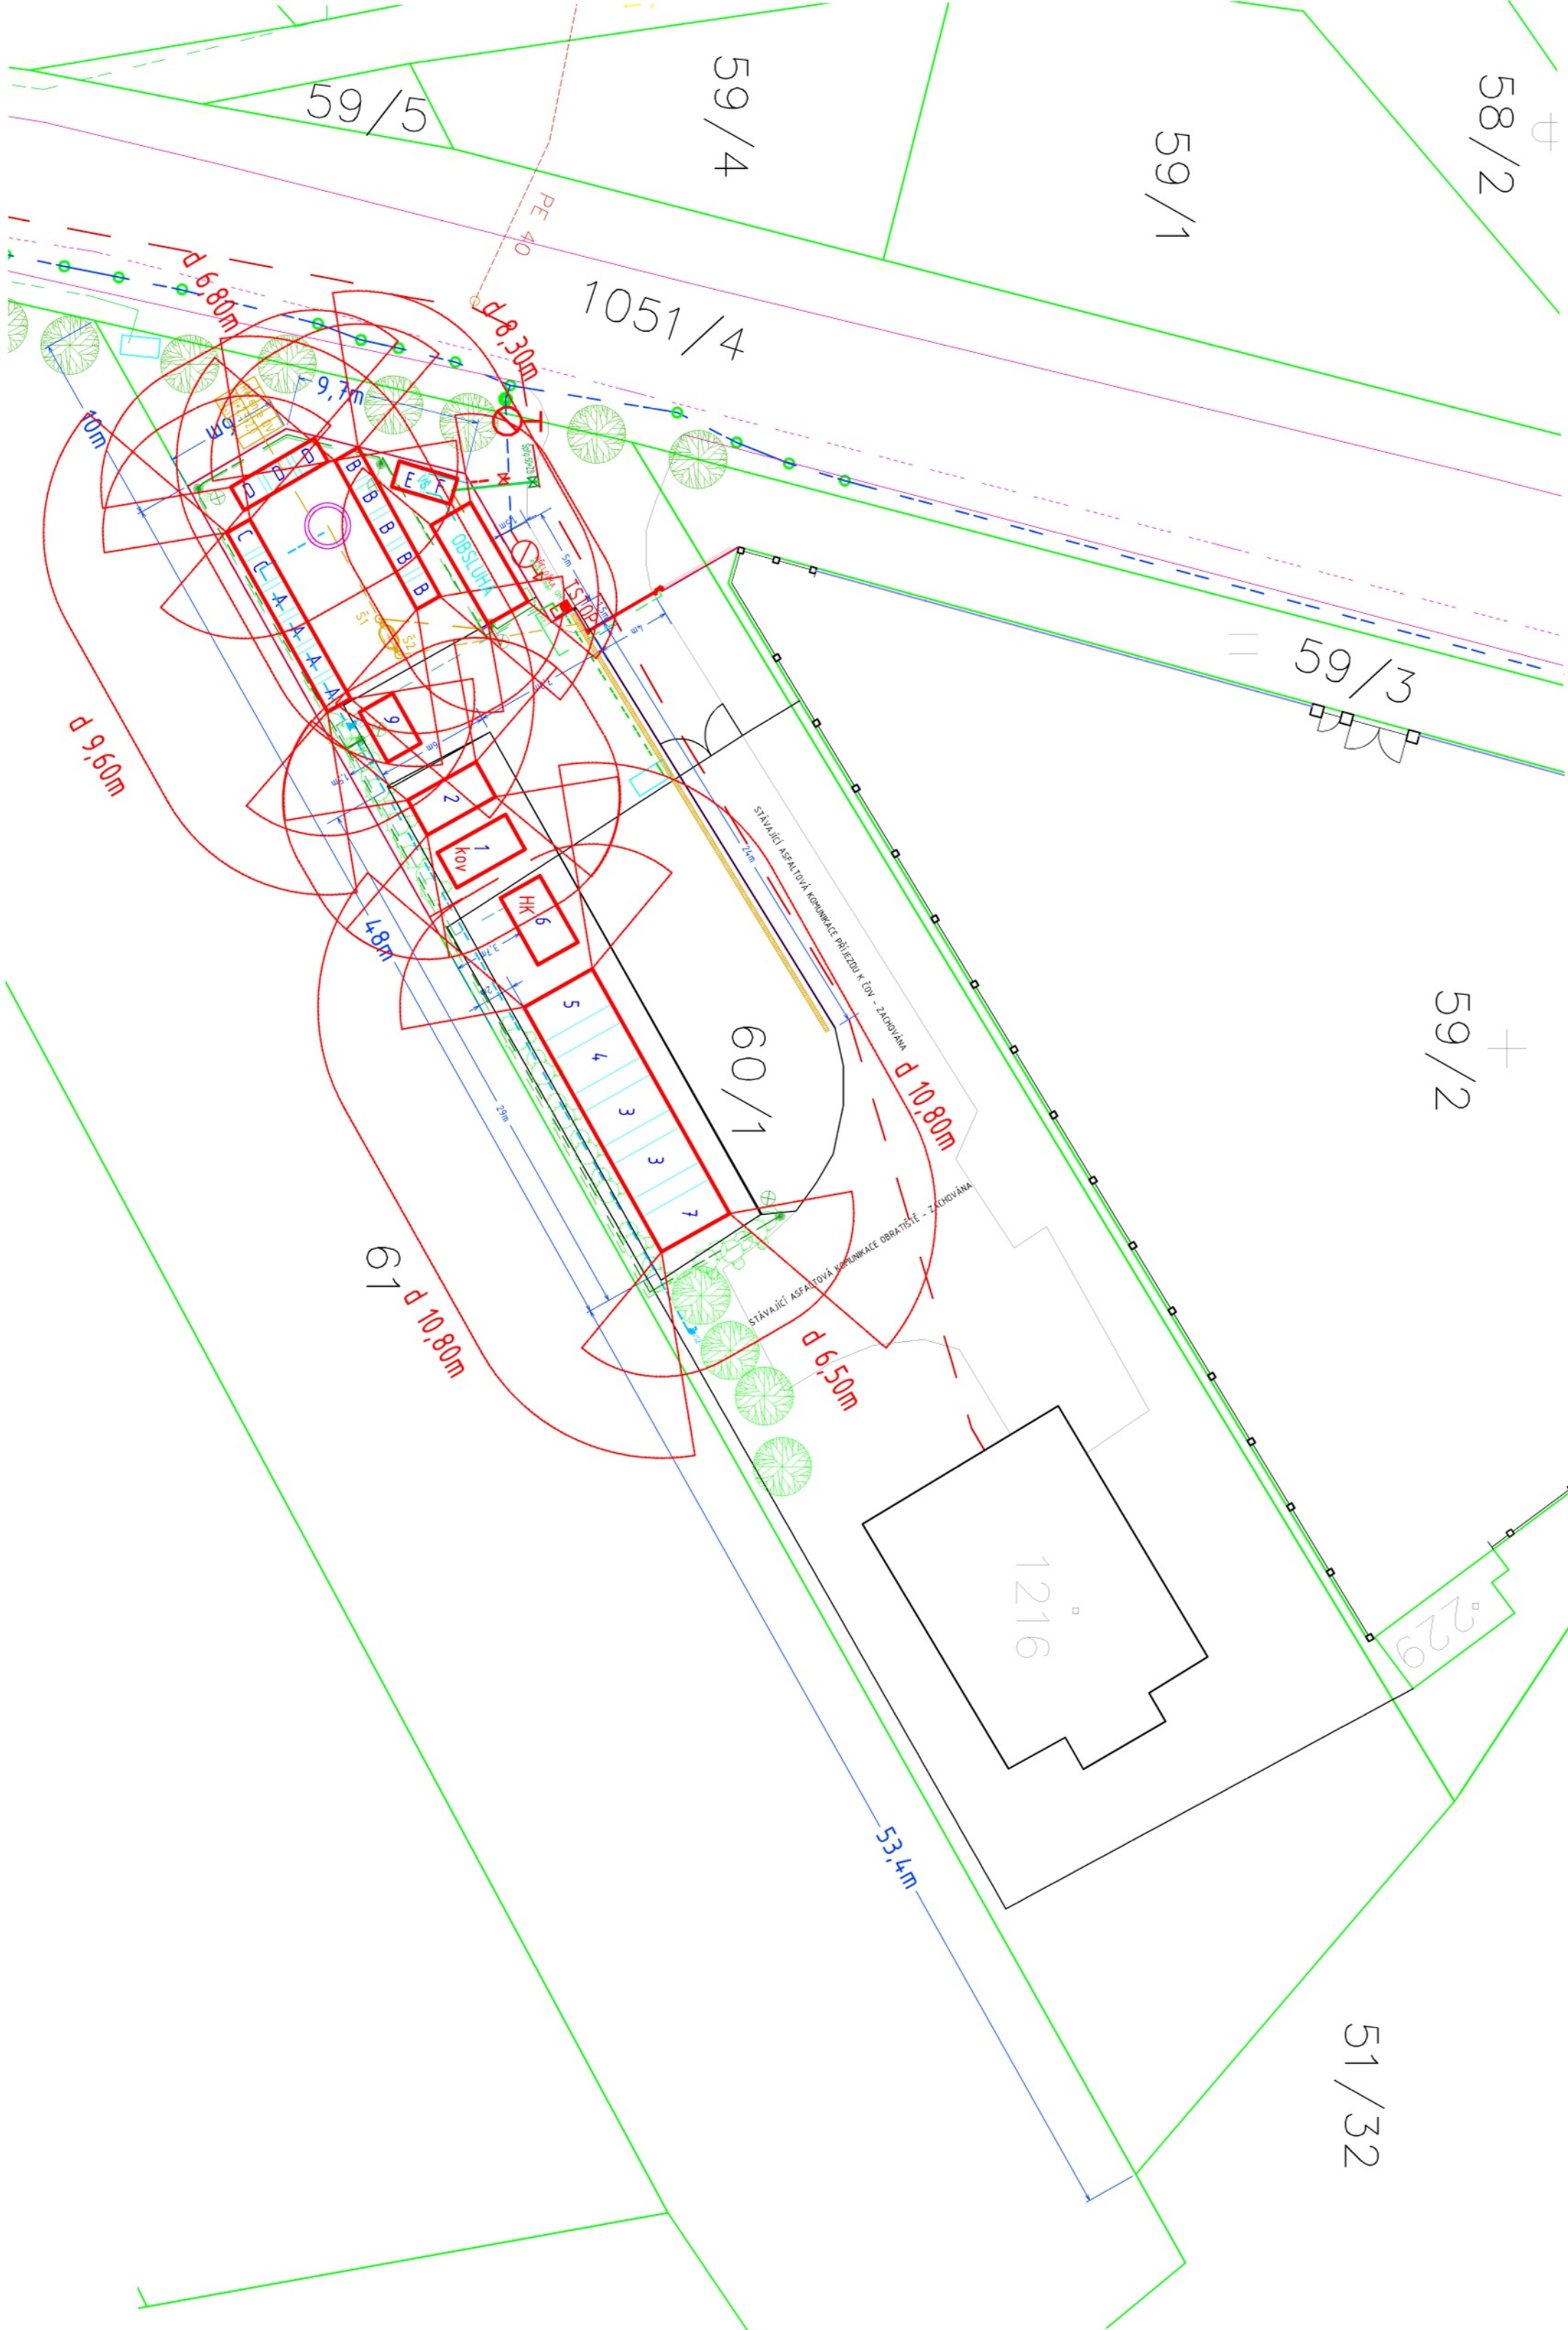

LEGENDA ČAR A PRVKŮ

STAVAJÍCÍ OBJEKTY ; TECHNICKÁ INFRASTRUKTURA OBCE

- PTV - CETIN
- NTV - CETIN
- Nadzemní vedení NN DO 35kV - ČEZ
- Podzemní vedení NN DO 35kV - ČEZ
- Podzemní vedení NN 400 V - ČEZ
- NTL plyn - GASNĚT - (není)
- STL plyn - GASNĚT - (není)
- Kanalizace dešťová (není)
- Kanalizace jednotná (není)
- Kanalizace spášková "A" - tlaková
- Vodovodní řád "G4D"

- 1 KONTAINER AUTO - KOV
- 2 KONTAINER AUTO - OBJEMNÝ ODPAD
- 3 KONTAINER AUTO - BRKO
- 4 KONTAINER AUTO - SMĚSNÝ KOMUNALNÍ ODPAD
- 5 KONTAINER AUTO - STAVEBNÍ SUT
- 6 KONTAINER UZÁVŘENÝ EKO - NO
- 7 KONTAINER UZÁVŘENÝ - ELEKTRO MALÉ-SVĚTELNÉ ZDROJE - NO
- 8 KONTAINER KLECOVÝ - ELEKTRO VELKÉ
- 9 KONTAINER 1100 PAPIR
- 10 KONTAINER 1100 PLAST
- 11 KONTAINER 1100 SKLO
- 12 KONTAINER 1500 PLECHOVKY
- 13 KONTAINER ELEKTRO ODPAD - MALÝ
- 14 KONTAINER TEXTIL UZÁVŘENÝ

- ZPEVŇENÁ PLOCHA - ASFALT - 280 m²
- ZPEVŇENÁ PLOCHA - SILNIČNÍ ŽELEZOBETONOVÝ PANEĽ - 58 x13/10,16
- ZPEVŇENÁ PLOCHA - DRCENÉ KAMENNÝ - 00 m²
- ZPEVŇENÁ PLOCHA - ZÁMKOVÁ DLAŽBA ŠEDA - 160 m²
- ZELENÁ PLOCHA - TRÁVNATÁ PLOCHA + KEROVÝ PODROST - 50 m²

- Vodovodní přípojka na veřejné části
- Vodovodní přípojka na soukromé části
- Vodometná šachta (1200/900/1600mm)
- POŽÁRNĚ NEBEZPĚČNÝ PROSTOR
- Tlaková spášková kanalizace - výtlak z DČJ
- STAVAJÍCÍ NADZEMNÍ HYDROANT
- Stavající nadzemní hydroant - křídla a varianty



Před zahájením zemních prací požádá stavebník správu silnicí, telekomunikací vedení o výhled jejich zařízení v terénu.

PBR - MILAN VYKOUK, ČKAIT 400 583 03/2021

MSTV		Ing. Petr Štr - MSTV	
Stavba		Sběrný dvůr obce Svojetice	
na p.p.č. 60/1 v k.ú. Svojetice			
Pozemní objekty		Situace - PBR	
Dispoziční řešení areálu			
Měřítko 1:150		Číslo 1:150	
Stavba		20-X140UR/OSP-33000	
Dispoziční řešení areálu		C3100	